

Legende:

- - - - - Beweissicherungsgrenze
- - - - - Elektrizität/Steuerkabel, Bestand
- x-x-x-x- Elektrizität/Steuerkabel, Rückbau
- · - · - · - Elektrizität/Steuerkabel, bauzeitliche Sicherung
- · - · - · - Elektrizität/Steuerkabel, Neubau
- x-x-x-x- Elektrizität/Steuerkabel, von Dritten geplanter Rückbau, nachrichtlich

Grundlage: ATKIS® ALK
© Landesamt für Geoinformation und Landentwicklung, Baden-Württemberg (www.lgl.bwl.de), Az.: 0278-4/557

Änderungen Teilabschnitt 1.3a Elektrizität / Steuerkabel

- geänderte Planung
- nicht mehr Gegenstand des PF-Verfahrens

Änderungen Teilabschnitt 1.3a


- geänderte Planung
- nicht mehr Gegenstand des PF-Verfahrens

- 3.5182 E. Elektrokabel In Bauzeit sichern
- 3.5181 E. Schutzrohre sichern
- 3.5183 E. Elektrokabel Rückbau
- 3.5174 E. Elektrokabel In Bauzeit sichern
- 3.51237 E. Elektrokabel Rück-/Neubau
- 3.5178 E. Schutzrohre In Bauzeit sichern
- 3.5142 E. Schutzrohre Rückbau
- 3.5172 E. Elektrokabel In Bauzeit sichern
- 3.51236 E. Elektrokabel sichern
- 3.5177 E. Elektrokabel In Bauzeit sichern
- 3.5180 E. Elektrokabel In Bauzeit sichern
- 3.5184 E. Elektrokabel In Bauzeit sichern
- 3.51234 E. Elektrokabel In Bauzeit sichern



Umgestaltung des Bahnknotens Stuttgart
Ausbau- und Neubaustrecke Stuttgart – Augsburg
Bereich Stuttgart – Wendlingen mit Flughafenbindung

Planfeststellungsabschnitt 1.3 Filderbereich mit Flughafenbindung, Teilabschnitt 1.3a
Blattabschnitt km 10+030 – km 15+311

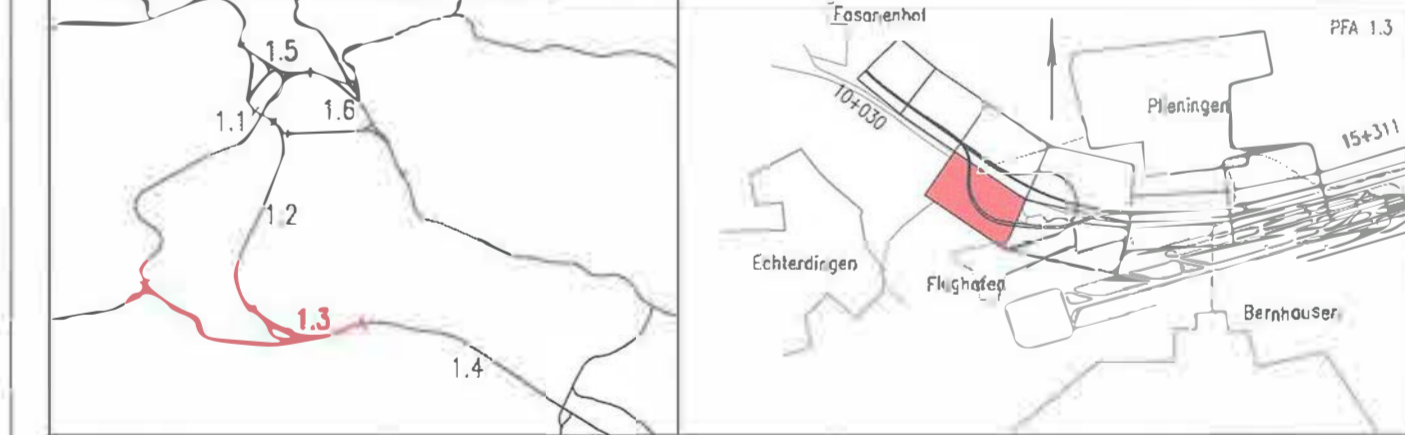

Geographische Codierung 13010010	Blattschnittcodierung 4813HX18	Organisatorische Codierung P101118
Blauchehr	Projektleitung	Planer – bearbeitet im Auftrag der DB Projekt Stuttgart-Ulm GmbH
DB Netz AG Bahnenleitung, Dreifelder 506 Heidelbergerstr. 10 69126 Heidelberg Tel: 06221-925-0 Fax: 06221-925-3100	Breit & Sommer Infra-Consult & Management GmbH Industriezeile 1 70372 Stuttgart Tel: 0711-722933-10 Fax: 0711-722933-90	Ingenieurgesellschaft Stuttgart 21 - PFA 1.3 OBERMEYER Prof. Dr. rer. oec. Dr. rer. nat. Dr. rer. techn. Dr. rer. jur. Prof. Dr. rer. oec. Dr. rer. nat. Dr. rer. techn. Dr. rer. jur. Prof. Dr. rer. oec. Dr. rer. nat. Dr. rer. techn. Dr. rer. jur. Prof. Dr. rer. oec. Dr. rer. nat. Dr. rer. techn. Dr. rer. jur.

Leitungsbestands- und Verlegeplan Elektrizität / Steuerkabel	Datum Name gezeichnet 02/13 NIE
Lageplan FT km 0,707 ... km 1,582	bearbeitet 02/13 HAL
	geprüft 09/13 HAL
„Urheberschutz“ – Alle Rechte bei der DB Projekt Stuttgart-Ulm GmbH	Maßstab 1:1000

Änderungsvermerke

Index	Änderungen	Datum	Name
1	Änderungen PFA 1.3	28.06.2016	HAL
2	Änderungen PFA 1.3	28.06.2016	HAL

Freigabe DB Projekt Stuttgart-Ulm GmbH
gez. W. Scheide, see W. Scheide, see W. Scheide
Datum: Stuttgart, 28.06.2016

Planungsrechtliche
Zulassungsentscheidung
erstellt am 14. Juli 2015
59190-59190/18-23004001
Eisenbahn-Bundesamt,
Autorenrechtlich geschützt

Planungsrechtlich
gezeichnet
Datei

Anlage Planfeststellungsunterlagen
Anlage 8.1.1
Blatt 9 von 10