


Nur zur Information

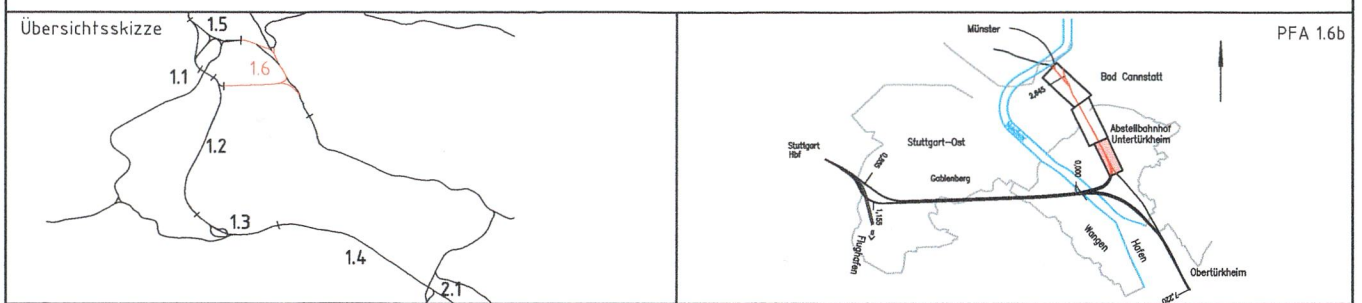

0	Ausgangsverfahren: Antragsfassung	10.04.2019
Index	Änderungen bzw. Ergänzungen	Planungsstand

Genehmigungsplanung: Unterlage für eine Entscheidung nach § 18 AEG

Geographische Codierung		Blattschnittcodierung		Organisatorische Codierung	
16	16 b	0	0	P	1
PFA Baubauabschnitt Blattabschnitt		Streckennummer		Bezirk	
Vorhabenträger:		DB NETZE		Planzeichen Nr.:	
DB Netz AG Schwarzwaldstraße 82 76137 Karlsruhe		Projekt-Nr.:		S000061	
Datum 10.04.2019 Unterschrift		Vertreter des Vorhabenträgers:		Datum Name	
DB Projekt Stuttgart-Ulm GmbH Rappelstraße 17 70191 Stuttgart		DB Engineering & Consulting GmbH Region Deutschland Südwest Mönchstraße 29 70191 Stuttgart		06/18 CGL	
Datum 10.04.2019 Unterschrift		i.V. Unterschrift		06/18 BAR	
Vorhaben:		Umgestaltung des Bahnknotens Stuttgart ABS/NBS Stuttgart - Augsburg, Bereich Stuttgart - Wendlingen Planfeststellungsabschnitt 1.6b Abstellbahnhof Untertürkheim		06/18 MSE	
Planer:		Lageplan		Höhensystem: NN-Höhen DHHN 12	
Planinhalt:		Abstellbahnhof Untertürkheim Kabel- und Leitungspläne Strecke 4720, km -0,1+15 bis km 0,6+15		Koordinatensystem: LS BW (GK)	
				Ursprungsplan: —	
				Blattgröße: 297x1160	
				Maßstab: 1:1000	


Legende

- 6.xxxx Neubau laufende Nummer im Bauwerksverzeichnis
- 6.xxxx Rückbau laufende Nummer im Bauwerksverzeichnis

- Versorgungseinrichtungen vorhanden
- Trinkwasser
  - Mischwasser
  - Fernmeldeleitung
  - Gasteitung
  - E-Leitung
  - Fernwärme
- geplant
- Trinkwasser
  - Gasteitung
  - Rückbau von Kabeln und Leitungen stillgelegte Leitungen

- Bestand
- Neubau / Änderung
- Rückbau
- Planfeststellungsgrenze
- äußere Grenze der vorhabenträgergereigen Grundstücke
- fangierende Planung (nachrichtliche Darstellung)
- NBS-Tunnel
- Lärmschutzwand mit Tür
- Böschung
- Stützwand
- Zaun
- Schutzplanke
- Tiefentwässerung mit Fließrichtungspfeilen und Schacht
- Sickerschlitz
- Entwässerungsgraben mit Fließrichtung
- Versickerungsanlage (Graben, Becken, Mulde)
- Straßeneinlauf
- Entwässerungsschacht
- Oberleitungsmast mit Mastnummer
- Kabelkanal
- Beleuchtungsmast
- Überdachung
- Treppe
- Rampe
- Parallelität der Gleise

Durch den Neubau des Abstellbahnhofs Untertürkheim entbehrlche Ver- und Entsorgungsleitungen werden ersatzlos zurückgebaut.

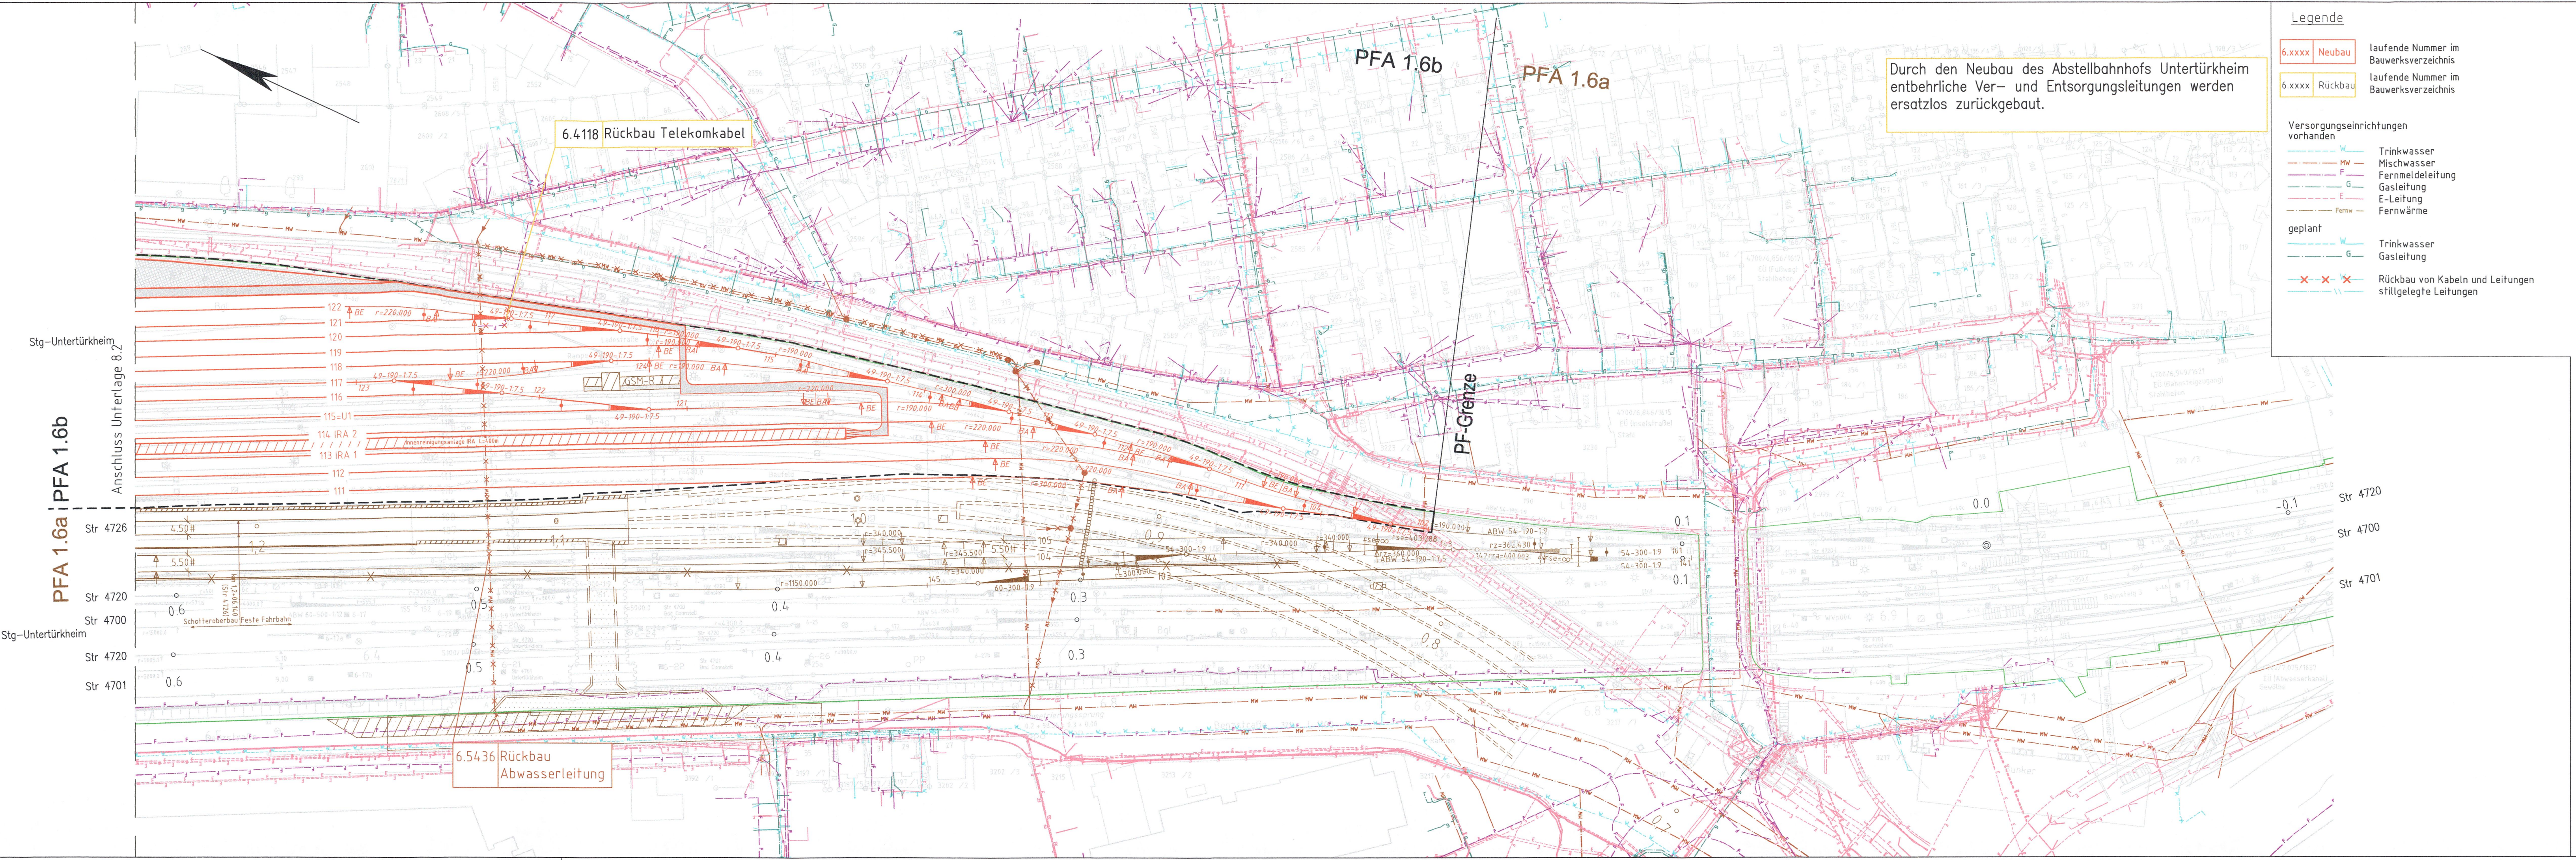

6.4118 Rückbau Telekomkabel

6.5436 Rückbau Abwasserleitung

Stg-Untertürkheim

Anschluss Unterlage 8.2

PFA 1.6a PFA 1.6b

Stg-Untertürkheim

Str 4720

Str 4700

Str 4701